
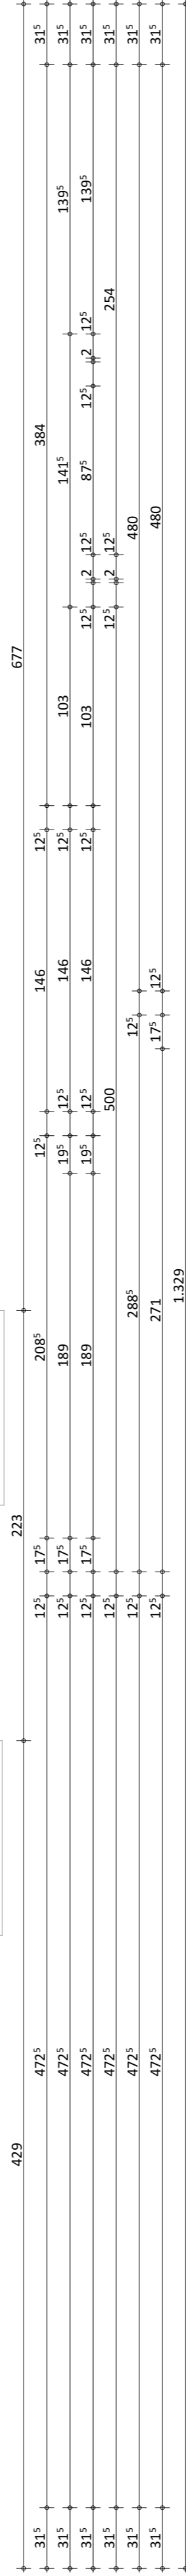
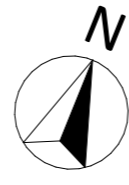


DHH 2
BV Nefzger-Oettl
2022-17480

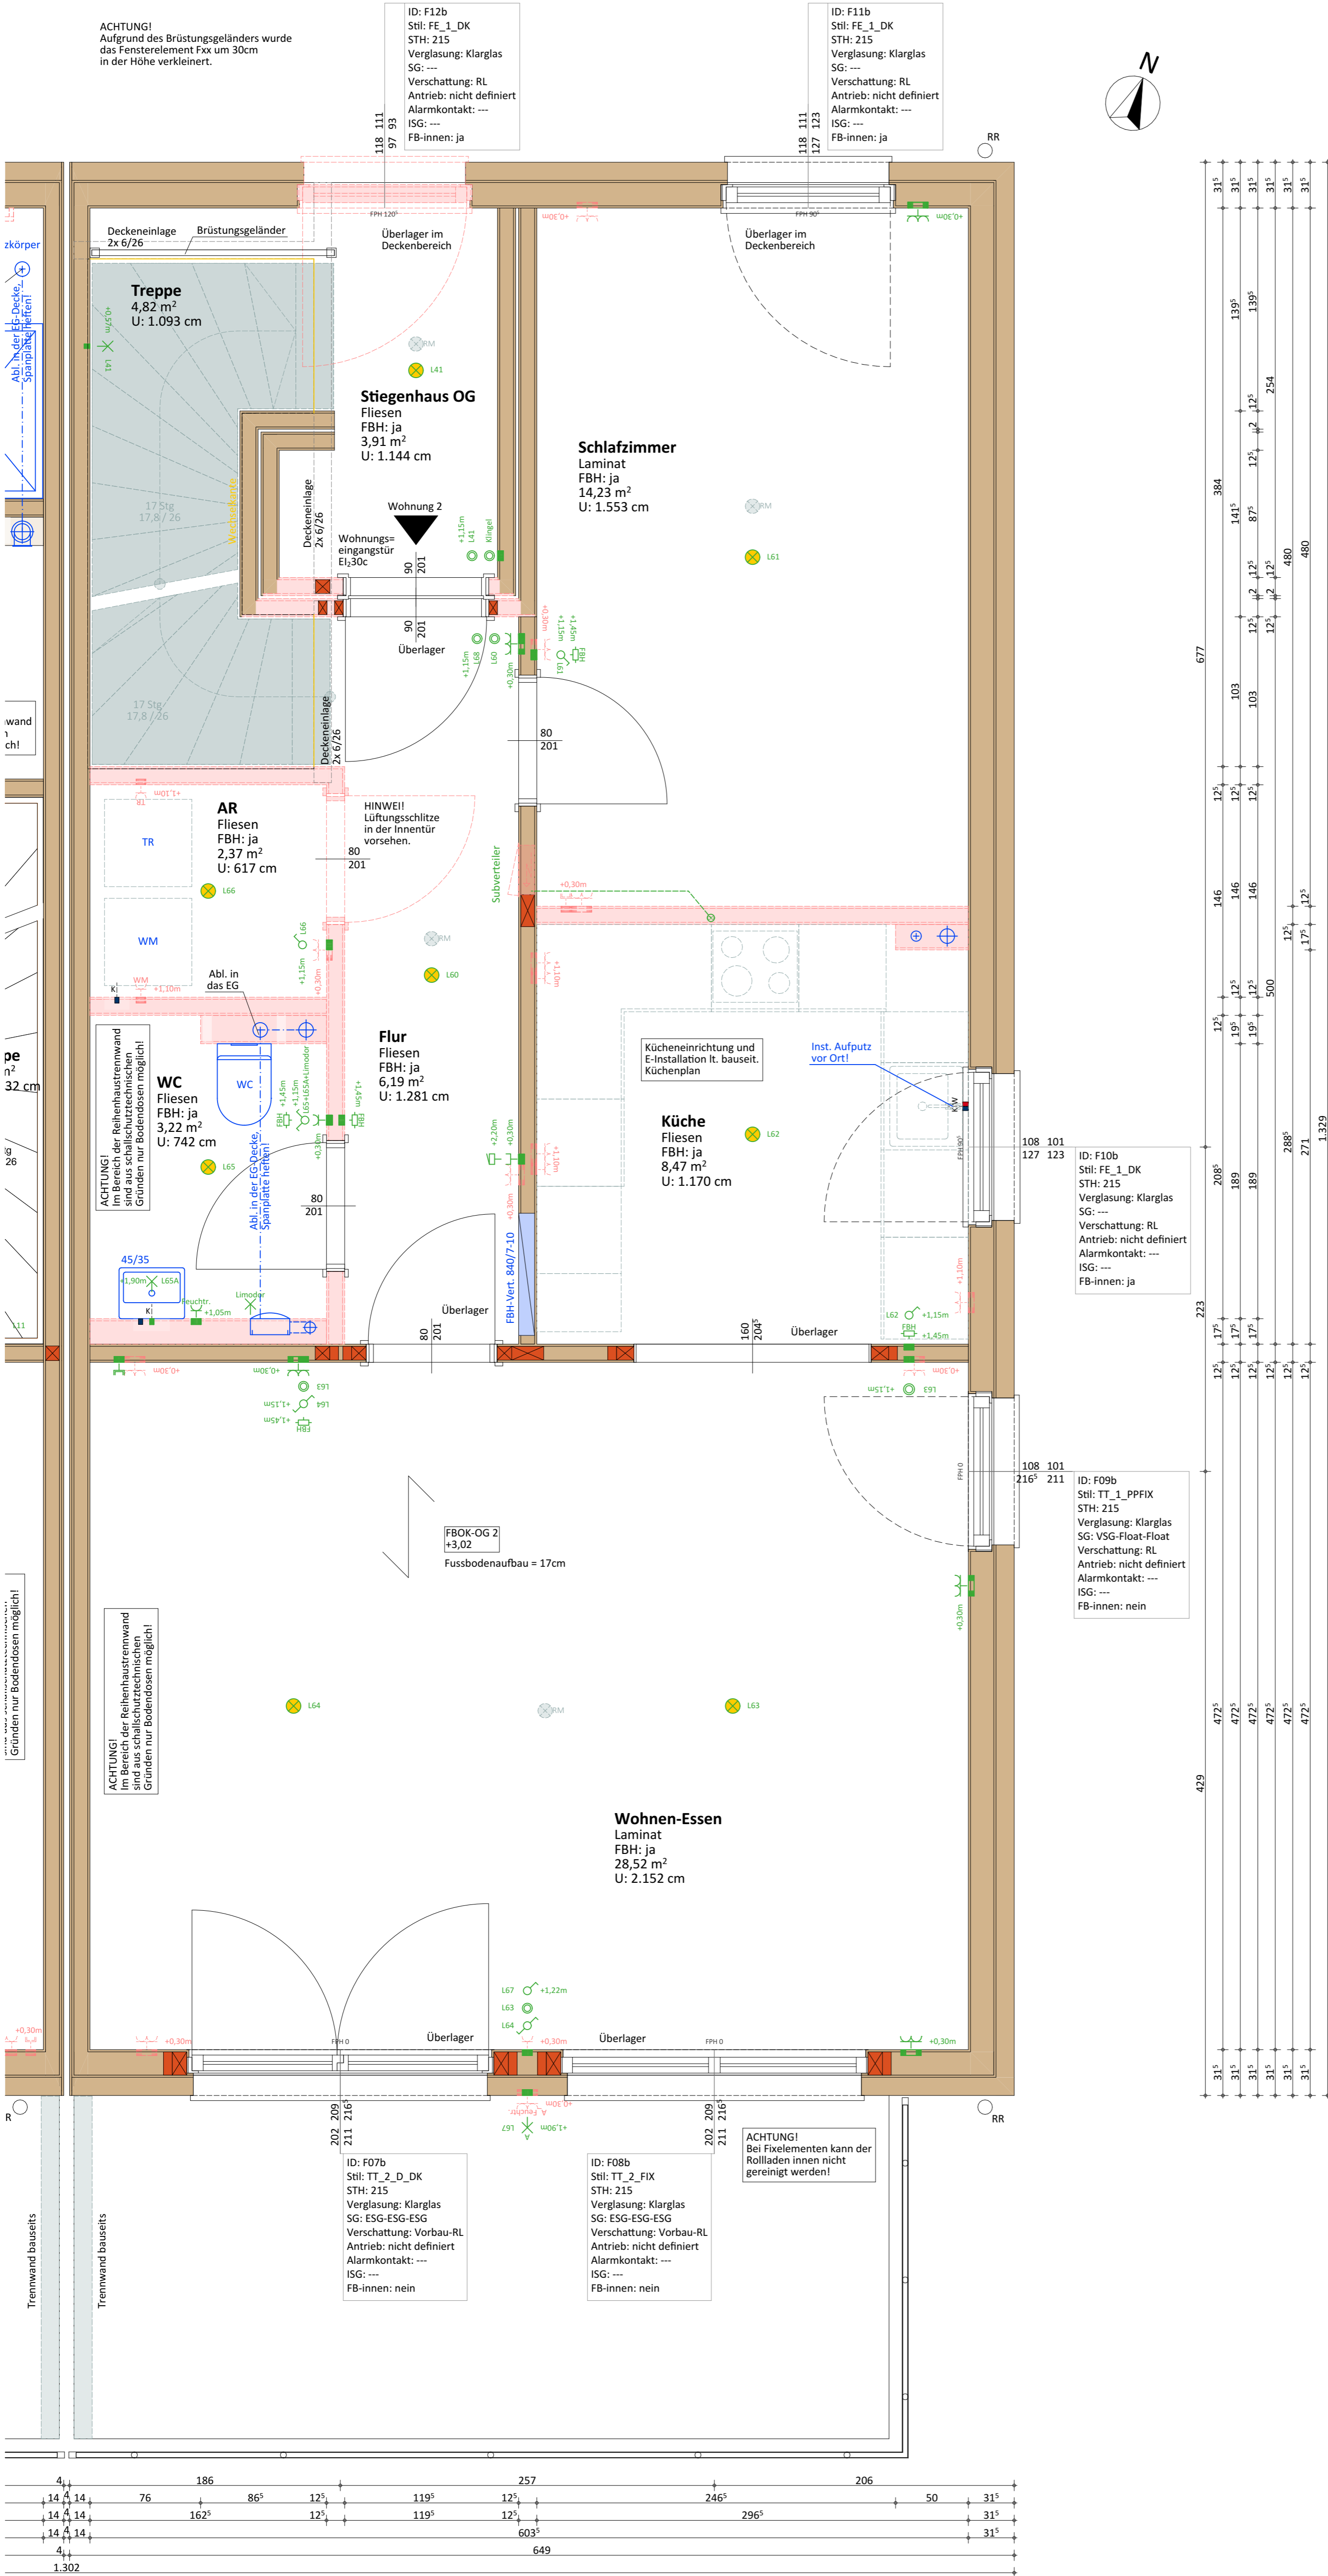

GENEHMIGT

Datum: _____ Bauherr/in: _____

LEGENDE

	Steckdose		Klingel
	Unterputzdose ohne Verkabelung		Telefon-Dose
	Doppelsteckdose		TV-Dose
	Feuchtraum-Steckdose		Netzwerksteckdose mit CAT 5 Verkabelung
	Steckdose - Waschmaschine/Trockner/ Geschirrspüler/Kühlschrank		Netzwerksteckdose mit CAT 5 Verkabelung bei Zentrale
	E-Herd Anschluss		Unterputz - Bewegungsmelder
	Schalter		Gegensprechanlage Innen
	Schalter mit Kontrolllicht		Gegensprechanlage - Außen
	Wechselschalter		Aussenfühler
	Doppelwechselschalter		Thermostat
	Serienschalter		Wandleuchte / Lehnrohr für Wandauslass
	Taster		Spot - ACHTUNG! Bei Schallschutzdecke nicht möglich!
	Tastdimmer		Deckenleuchte

Hinweis: Die Position der Elektroinstallation kann sich aus konstruktiven Gründen ändern (z.B. Wandriegel). Bitte jene Elektrosymbole vermaßen (z.B. von der Wandkante oder dem Fenster) bei denen eine exakte Position erforderlich ist!

AUSSTATTUNGSPLAN | OG

BV Stefan u. Ramona Nefzger - Oettl
Bundesland: BAY

HARTL HAUS Holzindustrie GmbH
Haimschlag 30 | A-3903 Echenbach
T +43 2849 8332-0
info@hartlhaus.at

Maßstab: 1:25	Änderungen:	GEZ:	Datum:
Datum: 04.04.2023	Elektro Änderungen lt. Kd.	PRW	25.05.2023
Projekt-Nr.: 2022-17480	STB-Treppe statt Holztreppe	PRW	31.07.2023
Plan-Nr.: APL_OG_1-2			
GEZ: PRW DW: 326			