
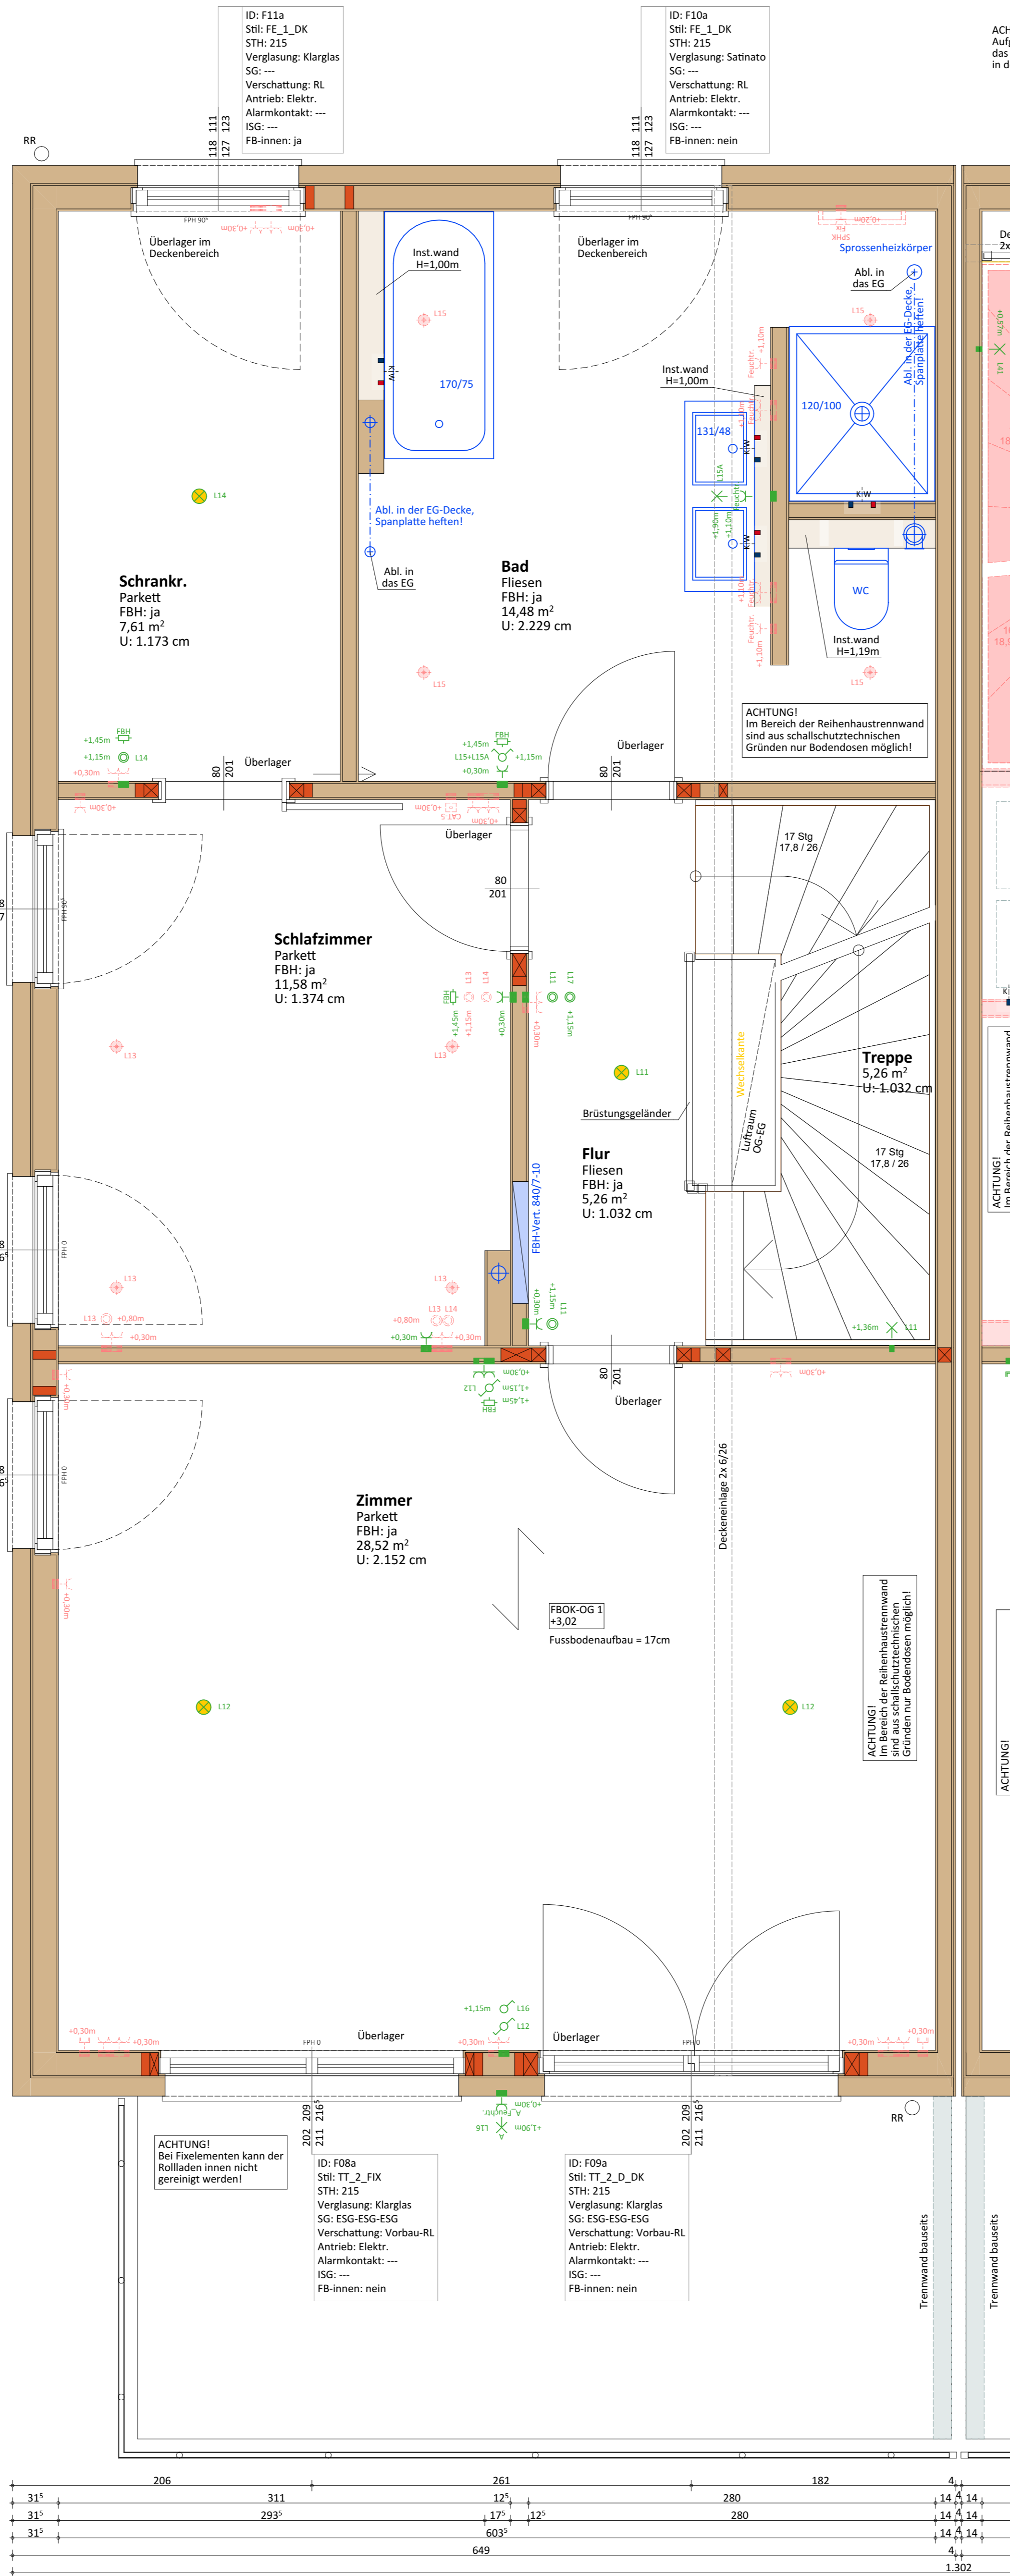
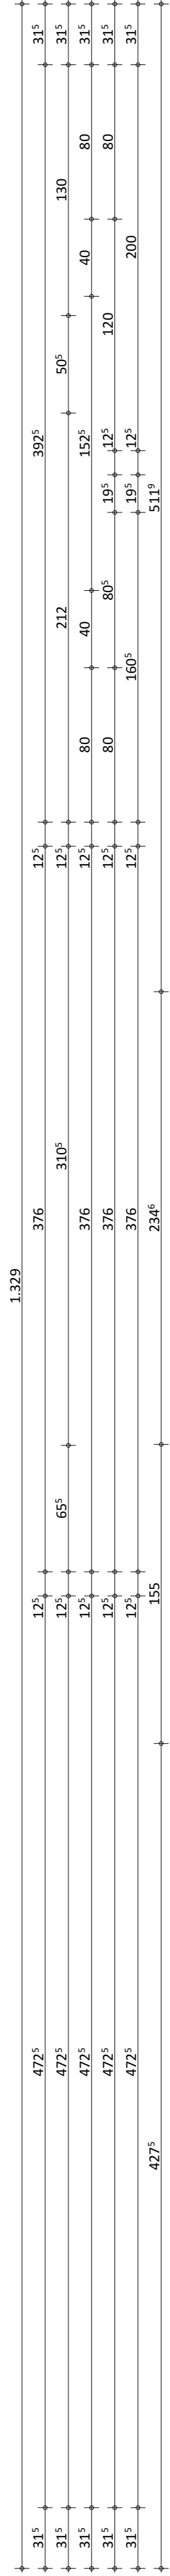


DHH 1
BV Nefzger-Oettl
2022-17470

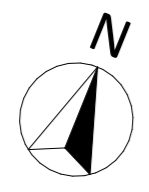

ACH
Aufge
das
in dr

ACHTUNG!
Im Bereich der Reihenhautrennwand

ACHTUNG!
Im Bereich der Reihenhautrennwand


ACHTUNG!

ACHTUNG!

ACHTUNG!

GENEHMIGT

Datum _____ Bauherr/in _____

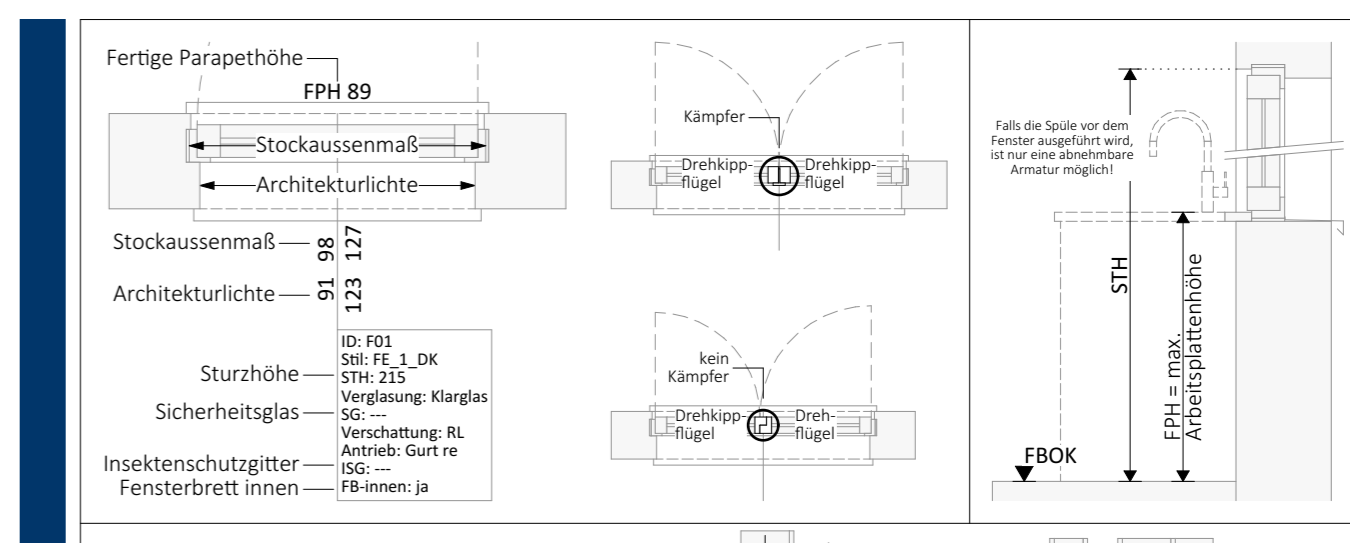

- ⊗ Rauchmelder baueits
- ⊗ Tramlage
- ⊗ FBOK - Fußbodenoberkante
- ⊗ PTK - Putzrandhöhe
- ⊗ RH - Raumhöhe
- RR... Regenablaufrohr
- STAW... Warmwasserseitiger Stagenabschlusswand
- UZ... Unterzug
- WP... Wärmepumpe
- WR... Wechselschalter
- WL... Wehrraumöffnung
- ZK... Zählerkasten
- ⊕ Abwasser-Steigstrang über Dach entlüftet
- ⊕ Abwasser-Steigstrang Ableitung
- ⊕ Abwasser-Steigstrang mit Rohrblüher
- Statkriegel

LEGENDE

Steckdose	Klingel
Unterputzdose ohne Verkabelung	Telefon-Dose
Doppelsteckdose	TV-Dose
Feuchtr... Feuchtraum-Steckdose	CAT-5 Netzwerksteckdose mit CAT 5 Verkabelung
WM/TR/GS/KS Steckdose - Waschmaschine/Trockner/ Geschirrspüler/Kühlschrank	CAT-Z Netzwerksteckdose mit CAT 5 Verkabelung bei Zentrale
E-Herd Anschluss	Unterputz - Bewegungsmelder
Schalter	Gegensprechanlage Innen
Schalter mit Kontrolllicht	Gegensprechanlage - Ausen
Wechselschalter	Aussenfühler
Doppelwechselschalter	Thermostat
Serienschalter	Wandleuchte / Lehrrohr für Wandauslass
Taster	Spot - ACHTUNG! Bei Schallschutzdecke nicht möglich!
Tastdimmer	Deckenleuchte

Hinweis: Die Position der Elektroinstallation kann sich aus konstruktiven Gründen ändern (z. B. Wandriegel). Bitte jene Elektrosymbole vermaßen (z. B. von der Wandkante oder dem Fenster) bei denen eine exakte Position erforderlich ist!

AUSSTATTUNGSPLAN | OG
BV Stefan u. Ramona Nefzger - Oettl
Bundesland: BAY

HARTL HAUS Holzindustrie GmbH
Haimschlag 30 | A-3903 Echenbach
T +43 2849 8332-0
info@hartlhaus.at



Maßstab: 1:25	Änderungen:	GEZ:	Datum:
Datum: 04.04.2023	Elektro Änderungen lt. Kd.	PRW	25.05.2023
Projekt-Nr.: 2022-17470			
Plan-Nr.: APL_OG_1-1			
GEZ: PRW DW: 326			